

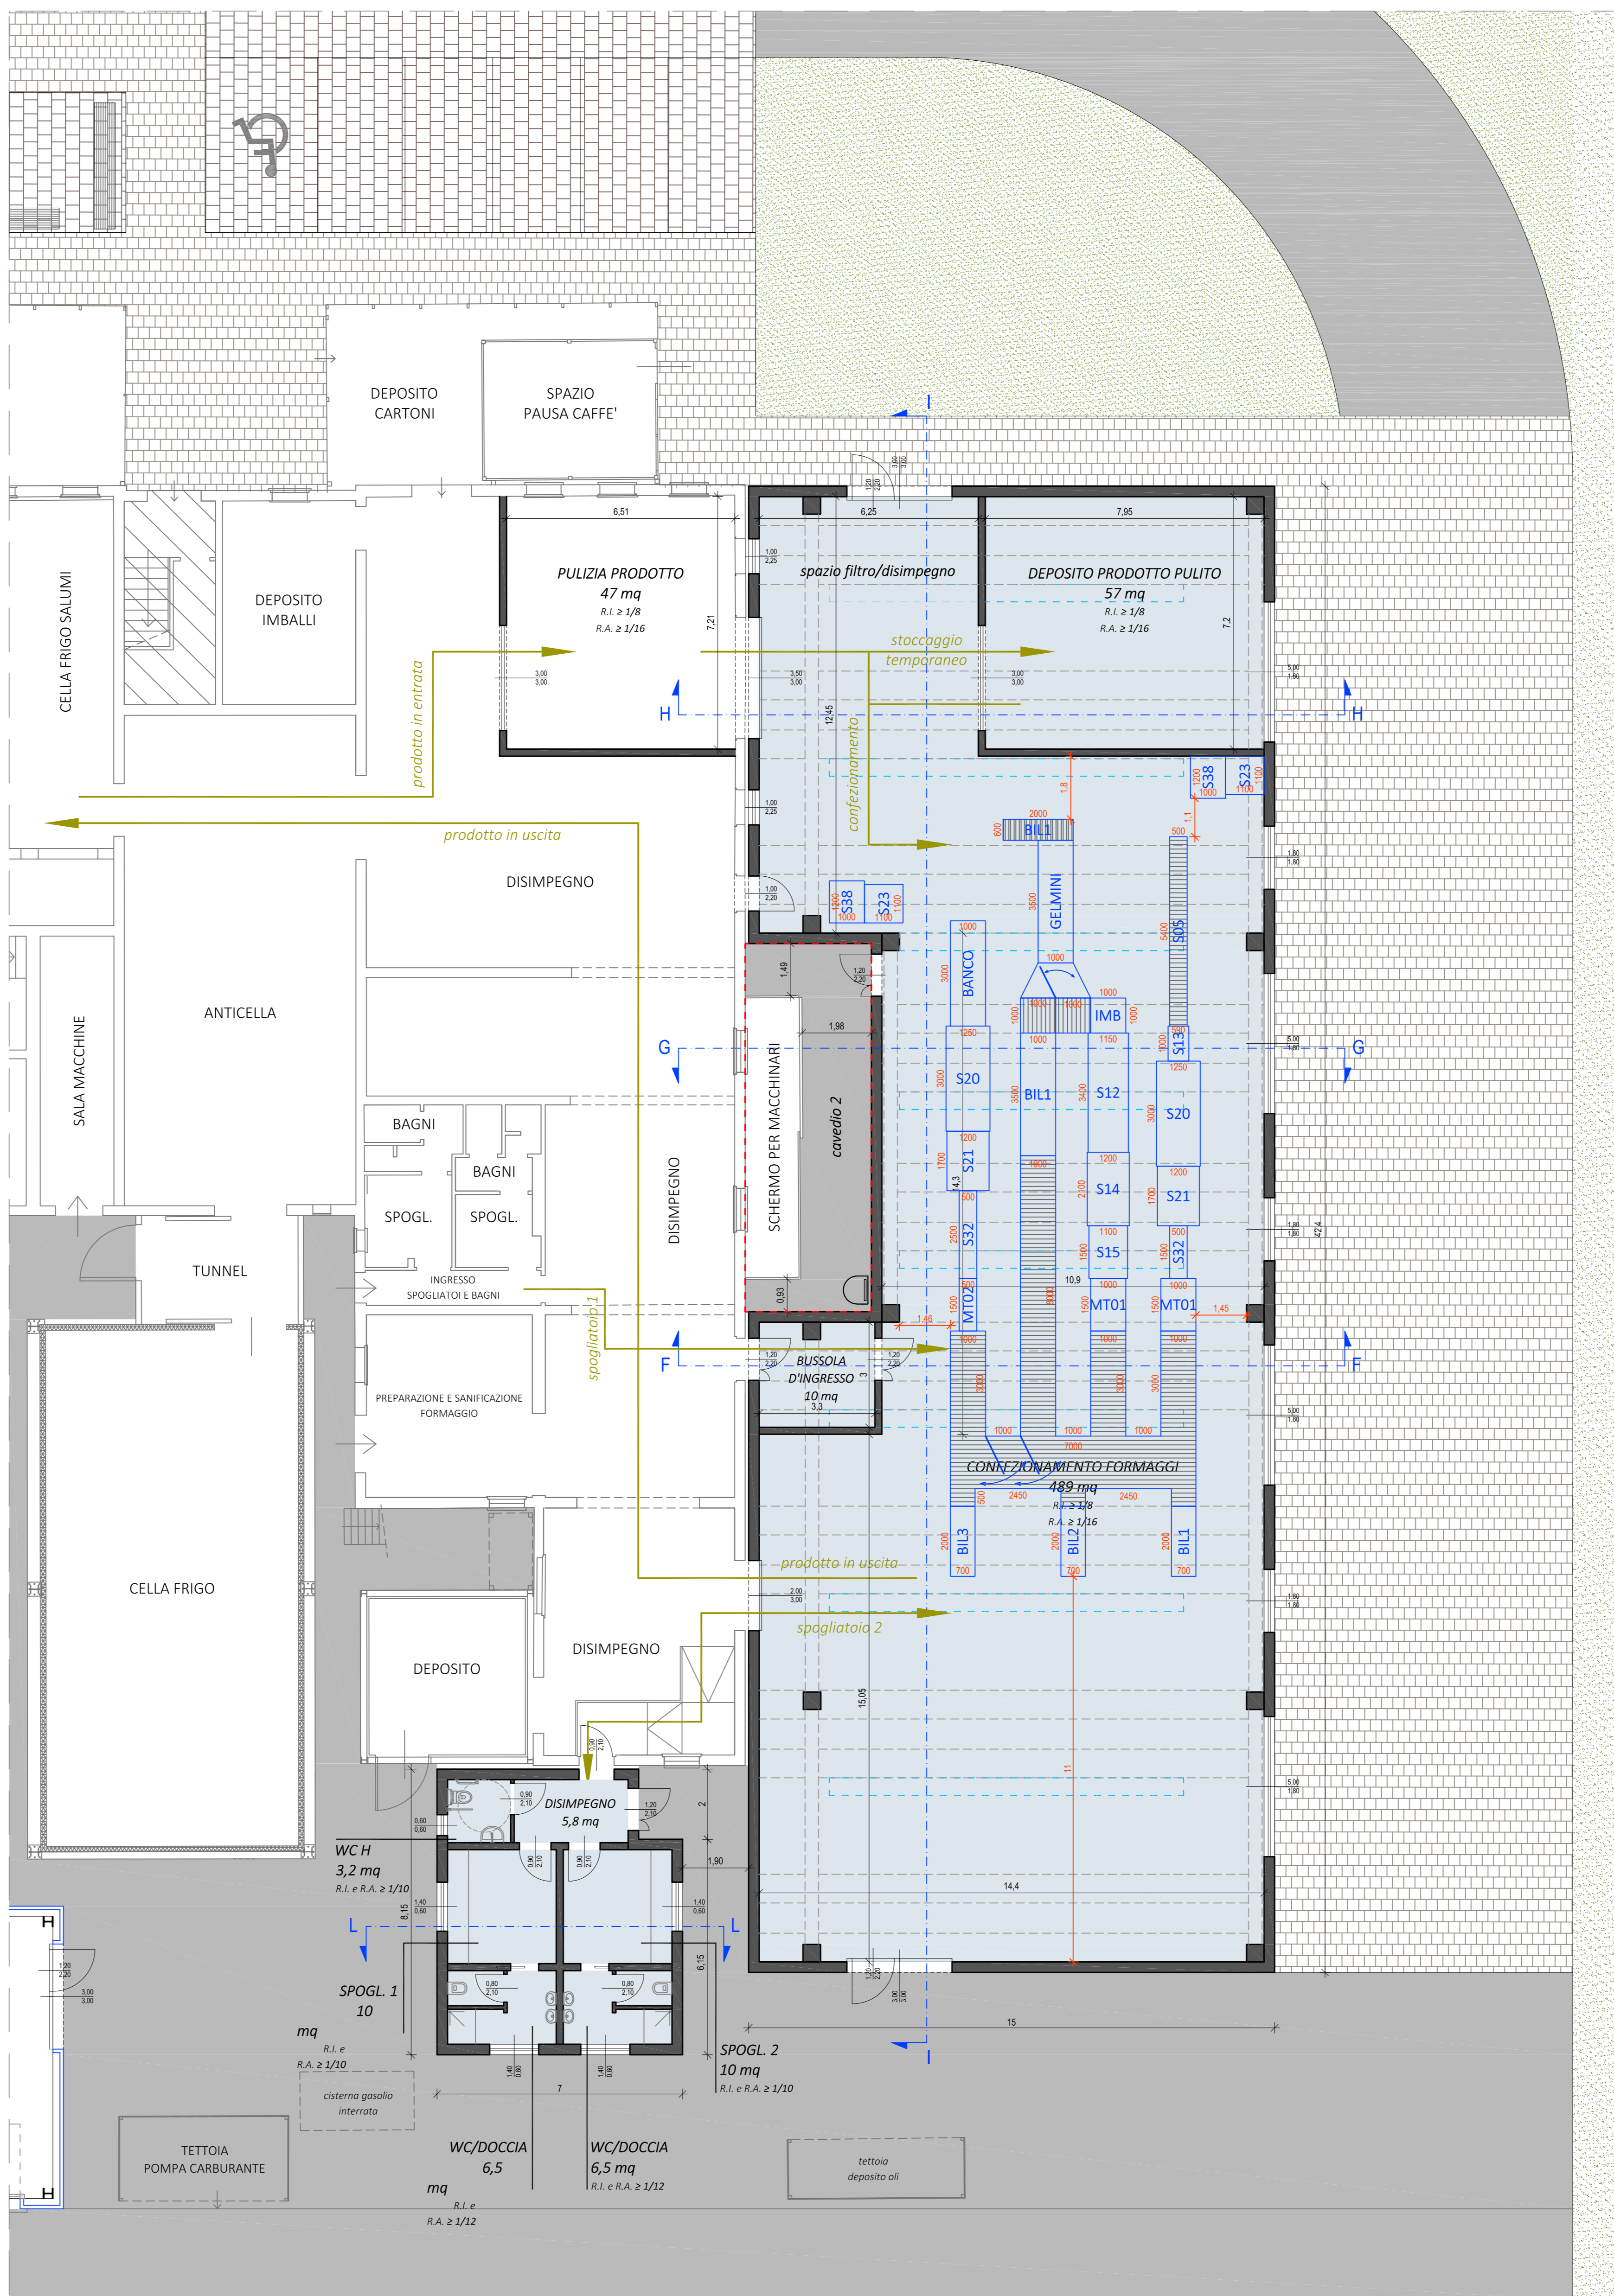


PIANTA COPERTURE  
Scala 1:100

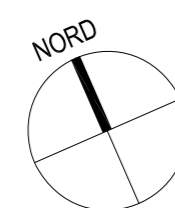


PIANTA PIANO TERRA  
Scala 1:100

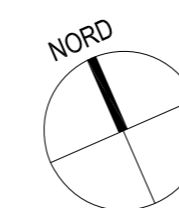


**LEGENDA MACCHINE SOTTOVUOTO**

Cod.	Nome macchina	Ditta
MT1	METAL DETECTOR FISSO	CEIA
MT2	METAL DETECTOR SU RUOTE	CEIA
S01	PERFORATRICE	COGEMA
S05	NASTRO TRASPORTATORE	
S12	MACCHINA VUOTO	CAVALLI
S13	IMBUSTATRICE	CRYOVAC
S14	TERMORETRAZIONE	CAVALLI
S15	ASCIUGATURA	CAVALLI
S16	BILANCIA	BIZERBA
S17	BILANCIA	BIZERBA
S18	BILANCIA	BIZERBA
S20	MACCHINA VUOTO	CAVALLI
S21	TERMORETRAZIONE AD IMMERSIONE	SACCARD
S23	PORZIONATRICE	BARTOLI
S24	DISCATRICE	BARTOLI
S25	PORZIONATRICE	BARTOLI
S27	BOCCONCINI	COGEMA
S32	NASTRO TRASPORTATORE	
S33	PORZIONATRICE	FURLAN
S34	TERMOFORMATRICE	SACCARD
S35	PORZIONATRICE	BARTOLI
S38	DISCATRICE	BARTOLI
S41	SCROSTATRICE	BARTOLI
S42	TAGLIO FILO	CAVECCHI
S43	NASTRO TRASPORTATORE	LA PACK

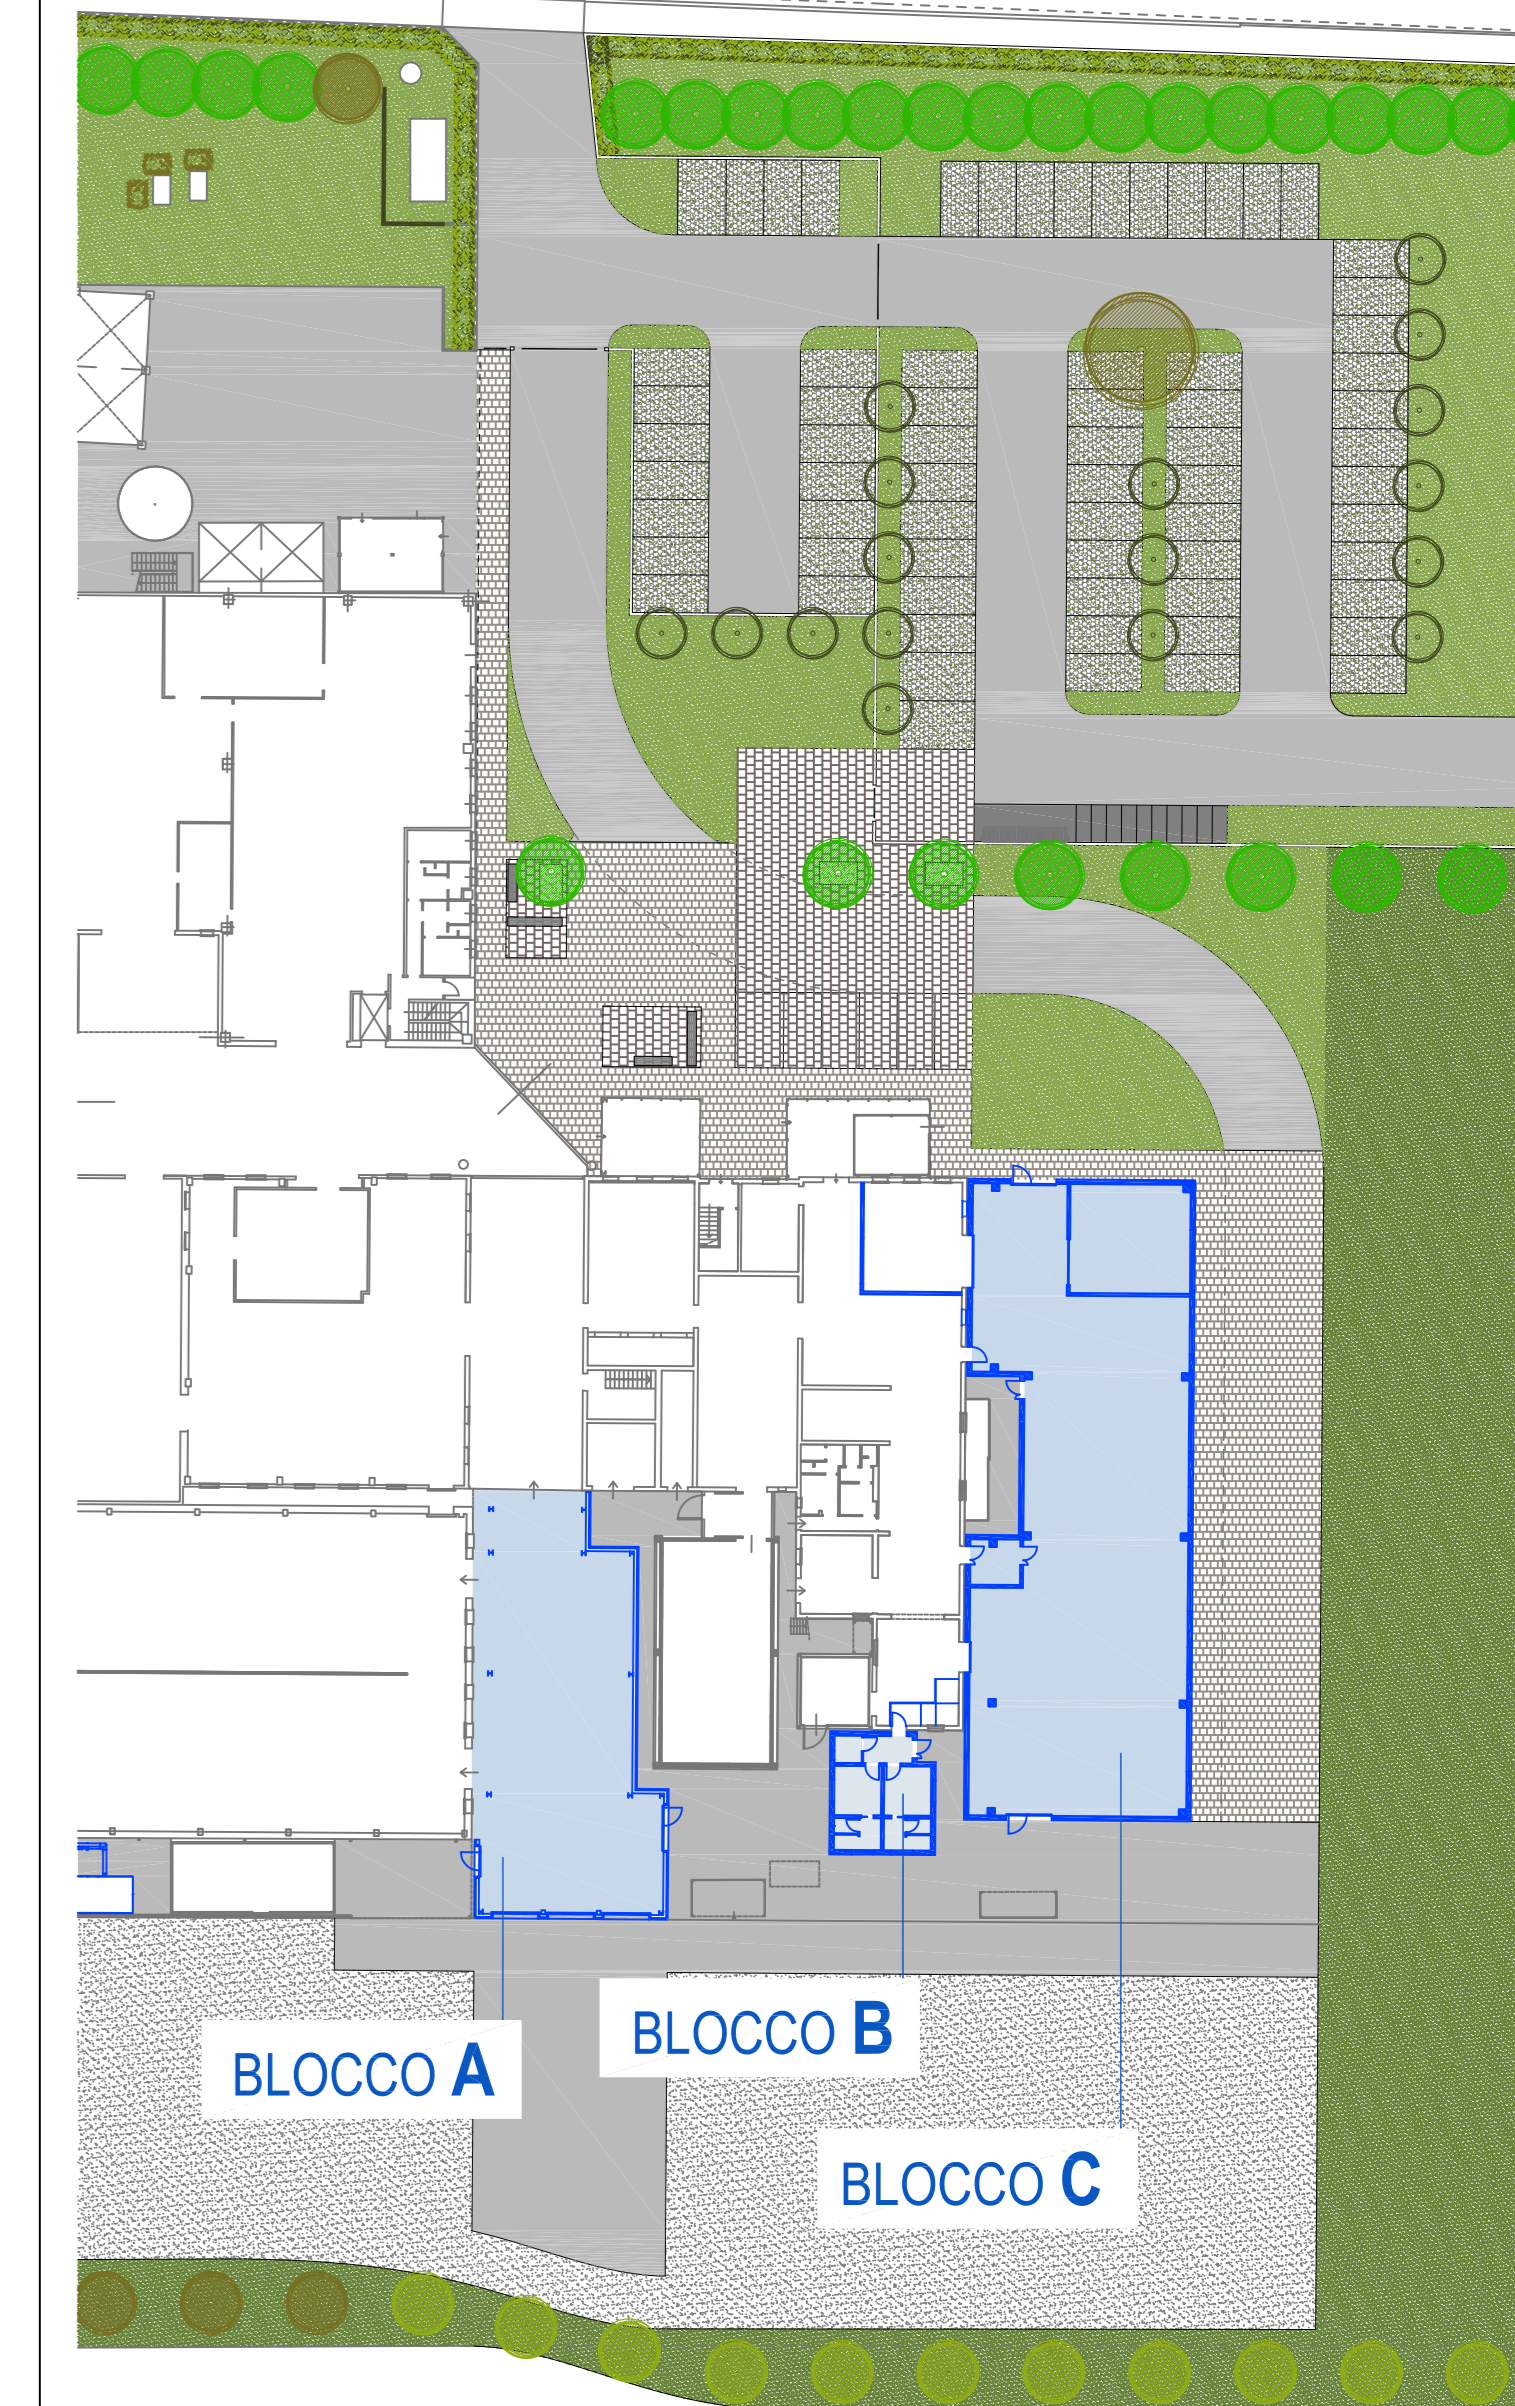

PLANIMETRIA DI RIFERIMENTO  
Scala 1:500

**VERIFICA DIMENSIONAMENTO CAVEDIO 2**

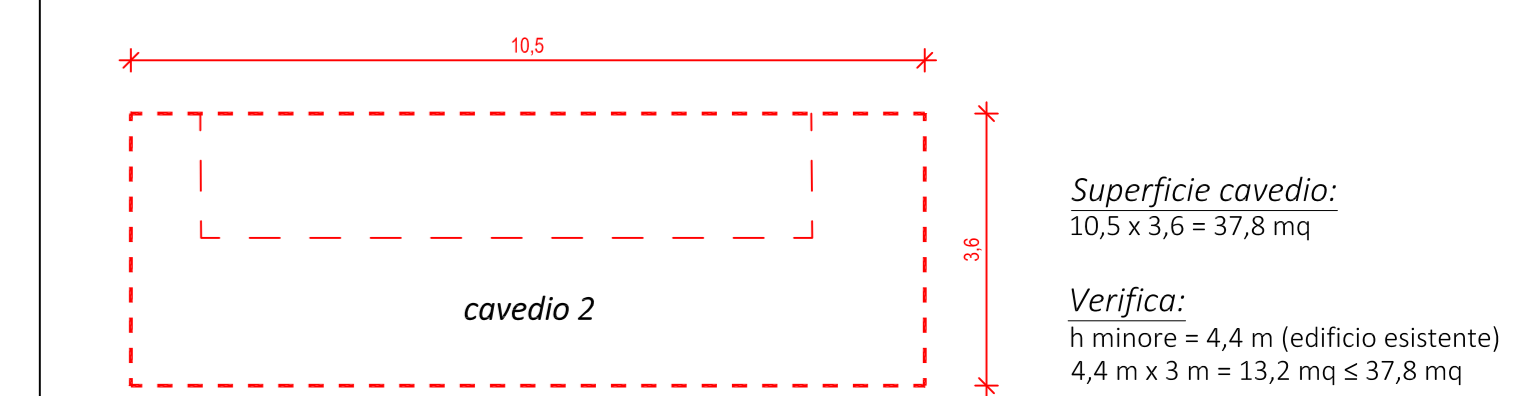

**GS GUIDETTISERRI**  
STUDIO INGEGNERIA

Via Pier Carlo Codogno, 14 - 42124 Reggio Emilia  
Tel. +39 0522 439734 - Fax +39 0522 580056  
Mail: info@studiodgs.it - Web: www.guidettiserrti.it  
C.F. e P.I. 01934740356

**AGENZIA CON SISTEMA DI GESTIONE QUALITÀ CERTIFICATA DA UNI EN ISO 9001**

---

PROGETTISTA  
Ing. Paolo Guidetti

---

COLLABORATORE  
Arch. Alessandro Bedogni

---

FASE DI PROGETTO  
Progetto definitivo (Procedimento Unico)

---

DATA EMISSIONE  
21/03/2019

---

SCALA  
1:100

---

ELABORATO  
BLOCCHI B e C  
Pianta

---

PRATICA  
P16/2017

---

TAVOLA  
**T09**

---

REV.	DATA	DESCRIZIONE	REDATTO	CONTROLLATO
1	21/03/19	INTEGRAZIONI	A. Bedogni	P. Guidetti
2	27/02/19	INTEGRAZIONI	A. Bedogni	P. Guidetti
3	03/12/18	AGGIORNAMENTO	A. Bedogni	P. Guidetti
4	25/10/18	EMISSIONE	A. Bedogni	P. Guidetti

A TERMINI DI LEGGE CI RISERVIAMO LA PROPRIETÀ DI QUESTO ELABORATO CON DIRITTO DI RIPRODURLO E DI RENDEROLO NOTO A TERZI SENZA LA NOSTRA AUTORIZZAZIONE SCRITTA