

**PROVINCIA DI REGGIO NELL'EMILIA
COMUNE REGGIO EMILIA**

PROCEDIMENTO UNICO AI SENSI
DELL'ART. 53 COMMA 1 LETTERA b DELLA L.R. 24/2017
PER L'AMPLIAMENTO DI COMPLESSO INDUSTRIALE
SEDE DELLA DITTA PA S.p.A. IN LOCALITÀ BAGNO,
CON INGRESSO DA VIA MILANO n.13 IN COMUNE DI RUBIERA (RE)

Progettista

Antares S.r.l.
Piazza Gramsci, 4 - 42048 Rubiera (RE)
tel. 0522 268 206 fax 0522 392 992
e-mail: info@esatecna.com
P. IVA 01531920351

Committente

PA S.p.A.
Equipaggiamenti tecnici del lavaggio

DESCRIZIONE:
PIANTA PIANO TERRA PROGETTO


SCALA: 1:200

6

INDICE	DATA	MODIFICHE	DISEGNATO	CONTROLLATO	APPROVATO
0	AGOSTO 2016	PROGETTO DEFINITIVO			
1	SETTEMBRE 2016	MODIFICHE SUPERFICIE UTILE			
2	OCTOBRE 2016	MODIFICHE ELABORATI			
3					
4	DICEMBRE 2016	2° SEDUTA GIS			
5					
6					

LEGENDA

- AREA DI PROPRIETÀ DITTA PA S.p.A.
- AREA VARIANTE ART.53 - L.R. 24-2017
- PERIMETRO INTERVENTO EDILIZIO VARIANTE AR
- RECINZIONE IN RETE SU PALINE
- PAVIMENTAZIONE IN CONGLOMERATO BITUMINOSO
- PAVIMENTAZIONE IN MASSELI AUTOBLOCCANTI
- VERDE PROFONDO
- VASCA DI LAMINAZIONE
- FABBRICATI ESISTENTI

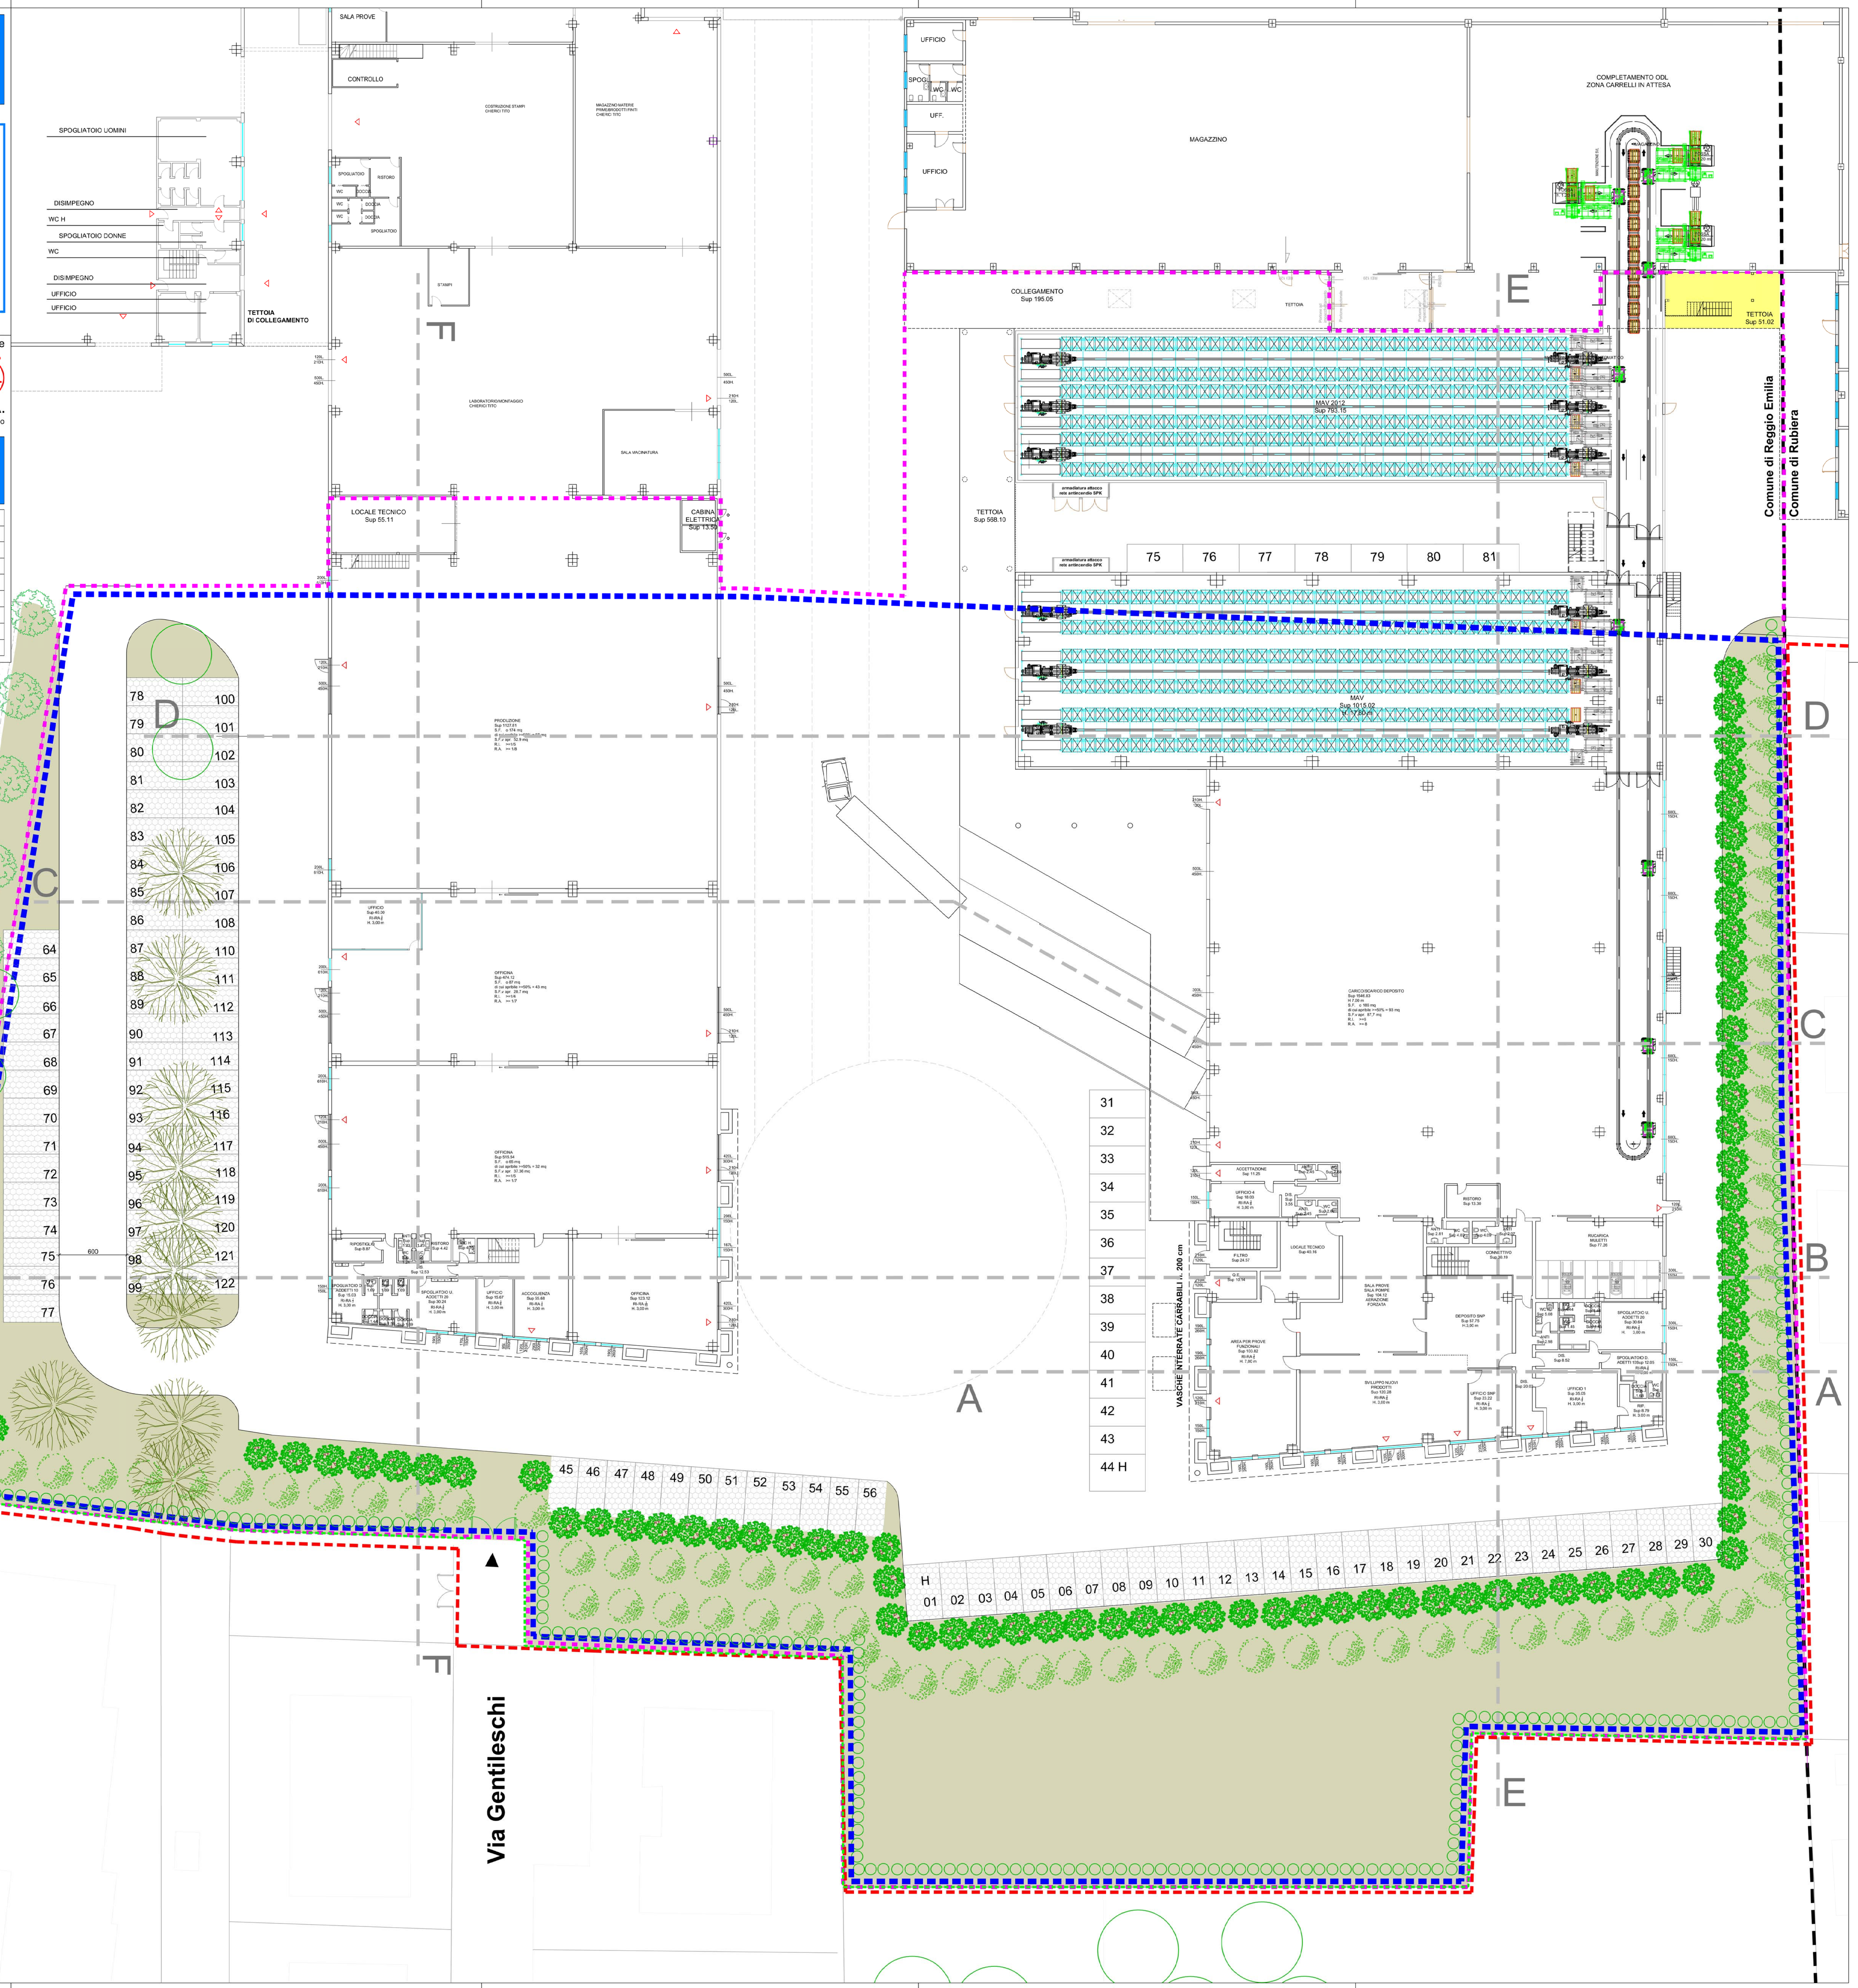

Comune di Reggio Emilia
Comune di Rubiera