

# PROVINCIA DI REGGIO NELL'EMILIA COMUNE REGGIO EMILIA

PROCEDIMENTO UNICO AI SENSI

DELL'ART. 53 COMMA 1 LETTERA b DELLA L.R. 24/2017

PER L'AMPLIAMENTO DI COMPLESSO INDUSTRIALE

SEDE DELLA DITTA PA S.p.A. IN LOCALITÀ BAGNO.

CON INGRESSO DA VIA MILANO n. 13 IN COMUNE DI RUBIERA (RE)

Committente



PA S.p.A.

Equipaggiamenti tecnici del lavaggio

Progettista

Antares S.r.l.

Piazza Gramsci, 4 - 42048 Rubiera (RE)

tel. 0522 288.206 fax 0522 392.982

e-mail: info@antares.com

P. IVA 01513920351

SCALA: 1:200

DESCRIZIONE:  
PIANTA PIANO PRIMO - PROGETTO


7

TOLERANZE DIMENSIONI			
INDICE	DATA	MODIFICHE	APPROVATO
0	AGOSTO 2018	PROGETTO DEFINITIVO	
1			
2	OTTOBRE 2018	MODIFICHE ELABORATI	
3			
4			
5			
6			

LEGENDA

PERIMETRO INTERVENTO EDILIZIO VARIANTE ART.53 - L.R. 24-2017

FABBRICATI ESISTENTI

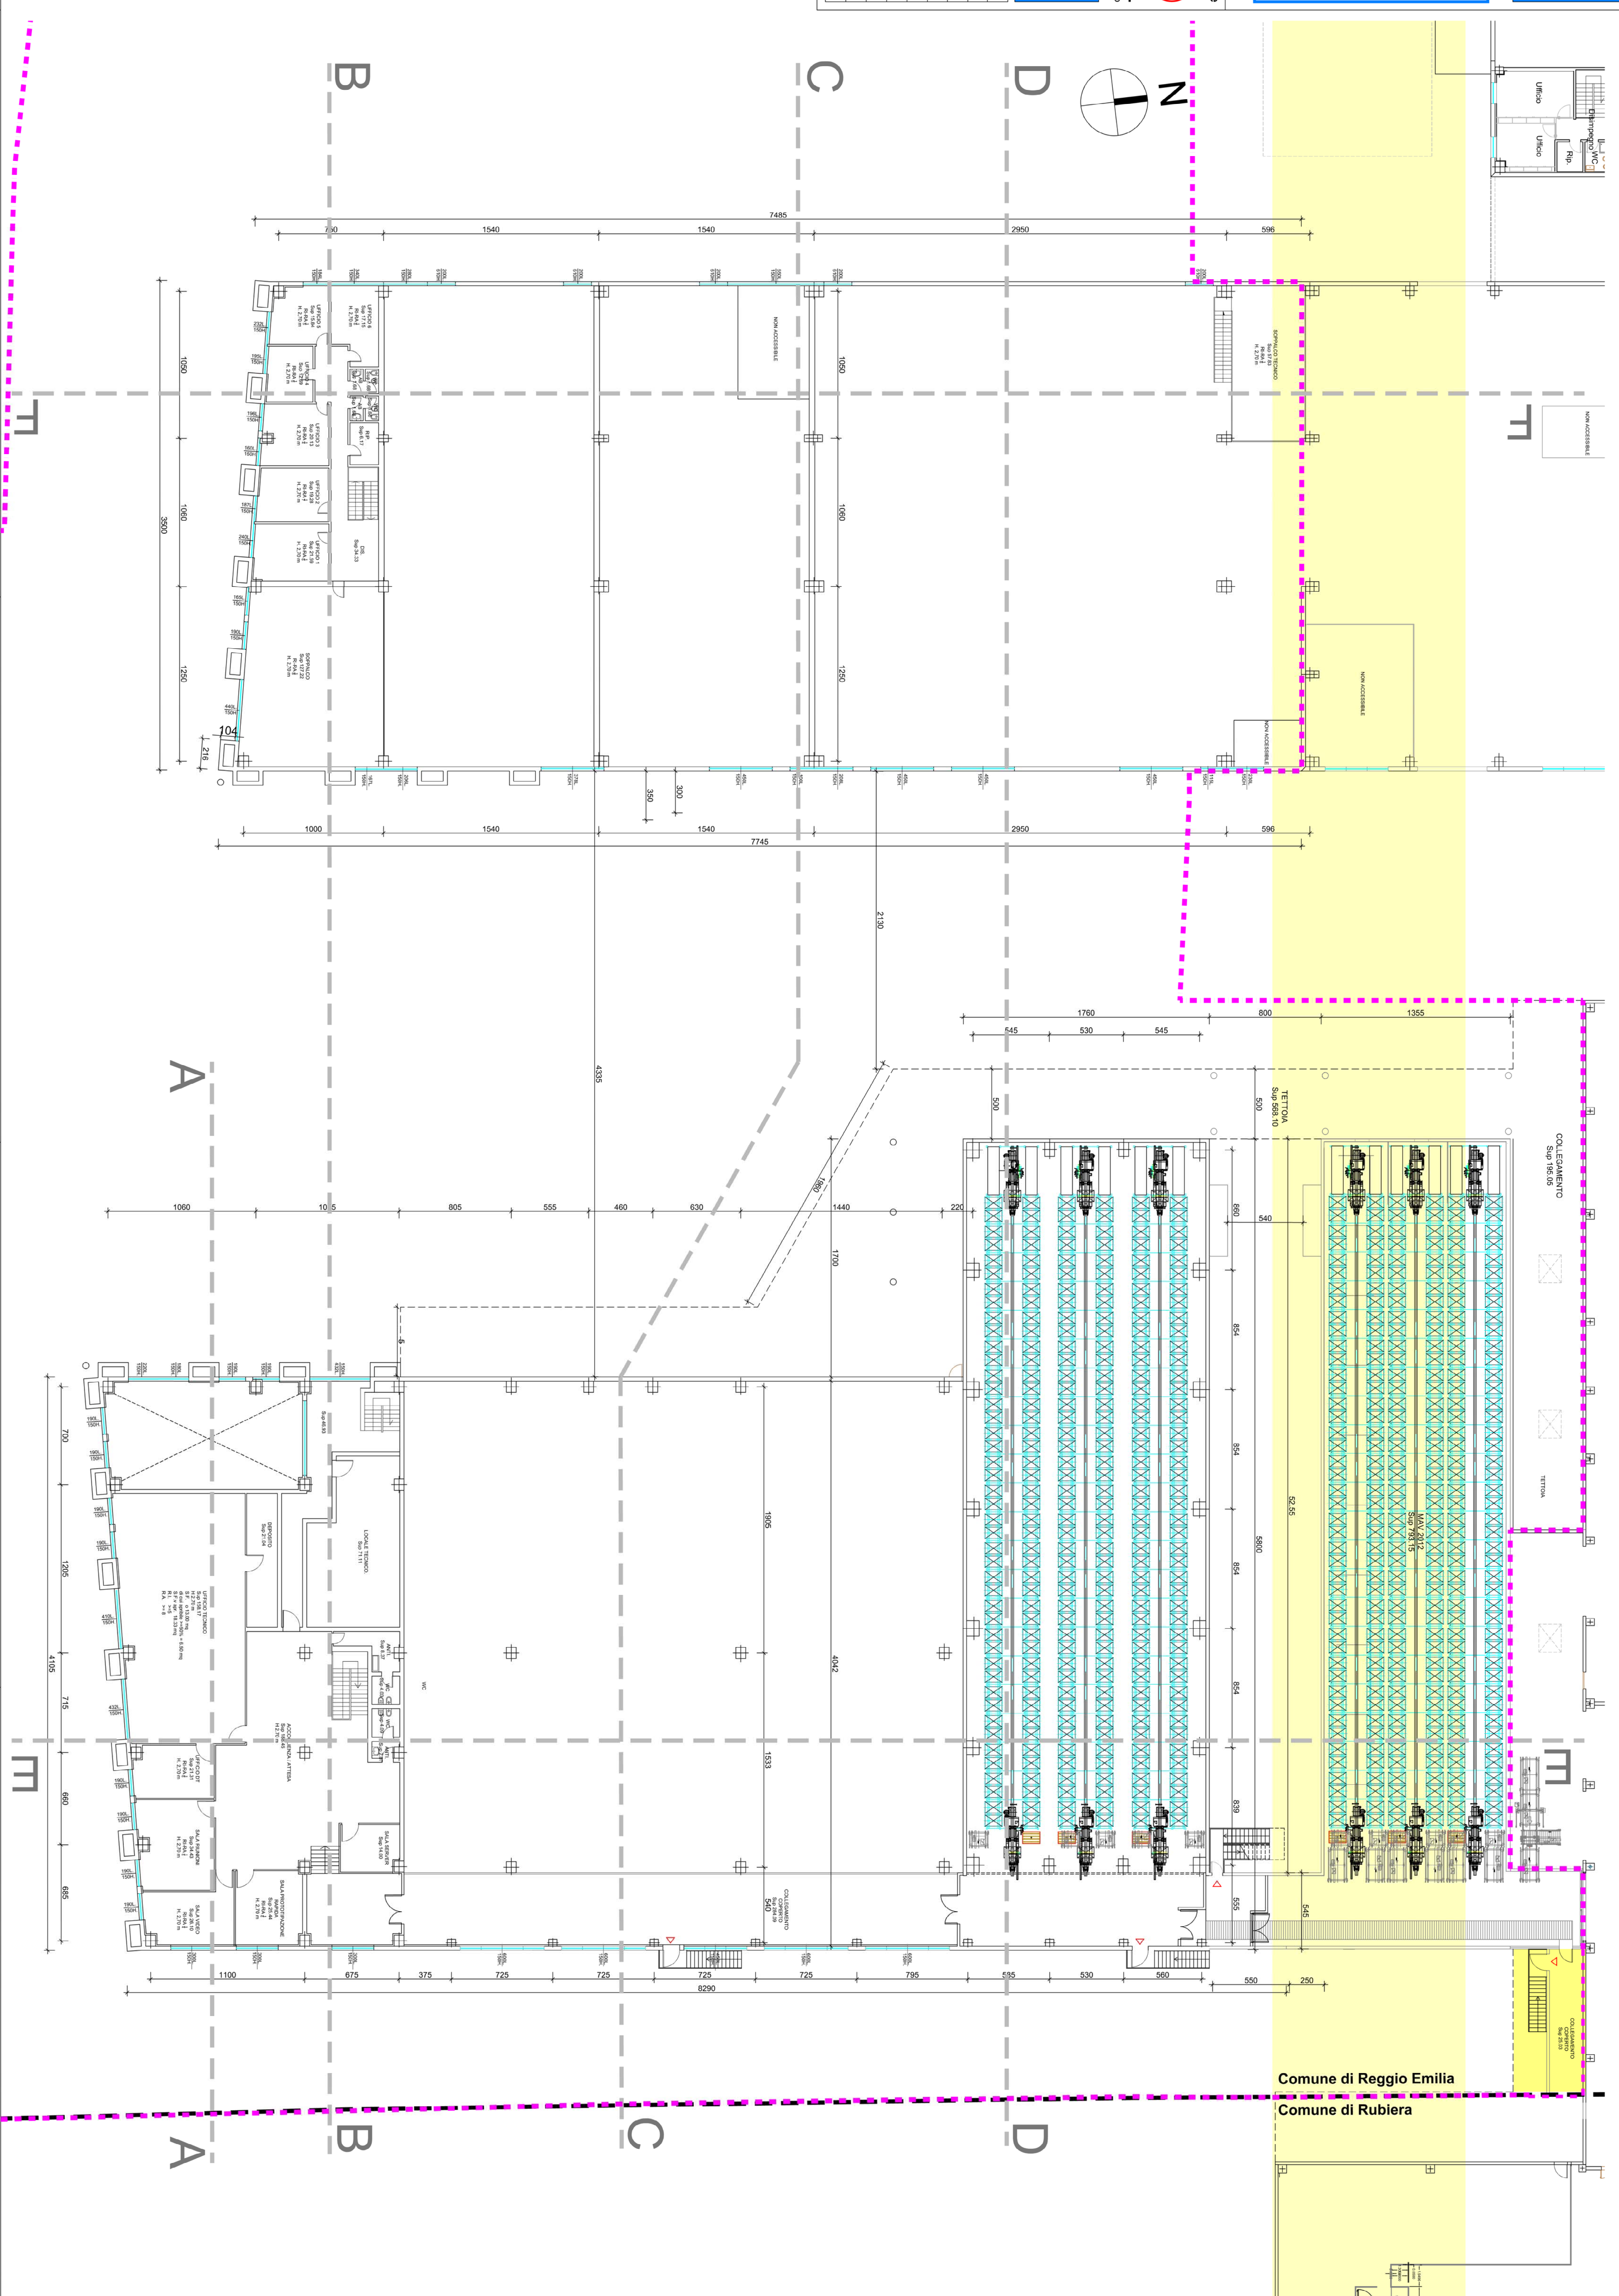

Comune di Reggio Emilia  
Comune di Rubiera