



PLANIMETRIA STATO DI PROGETTO RETI DI FOGNATURA - QUADRO B - SCALA 1:1000

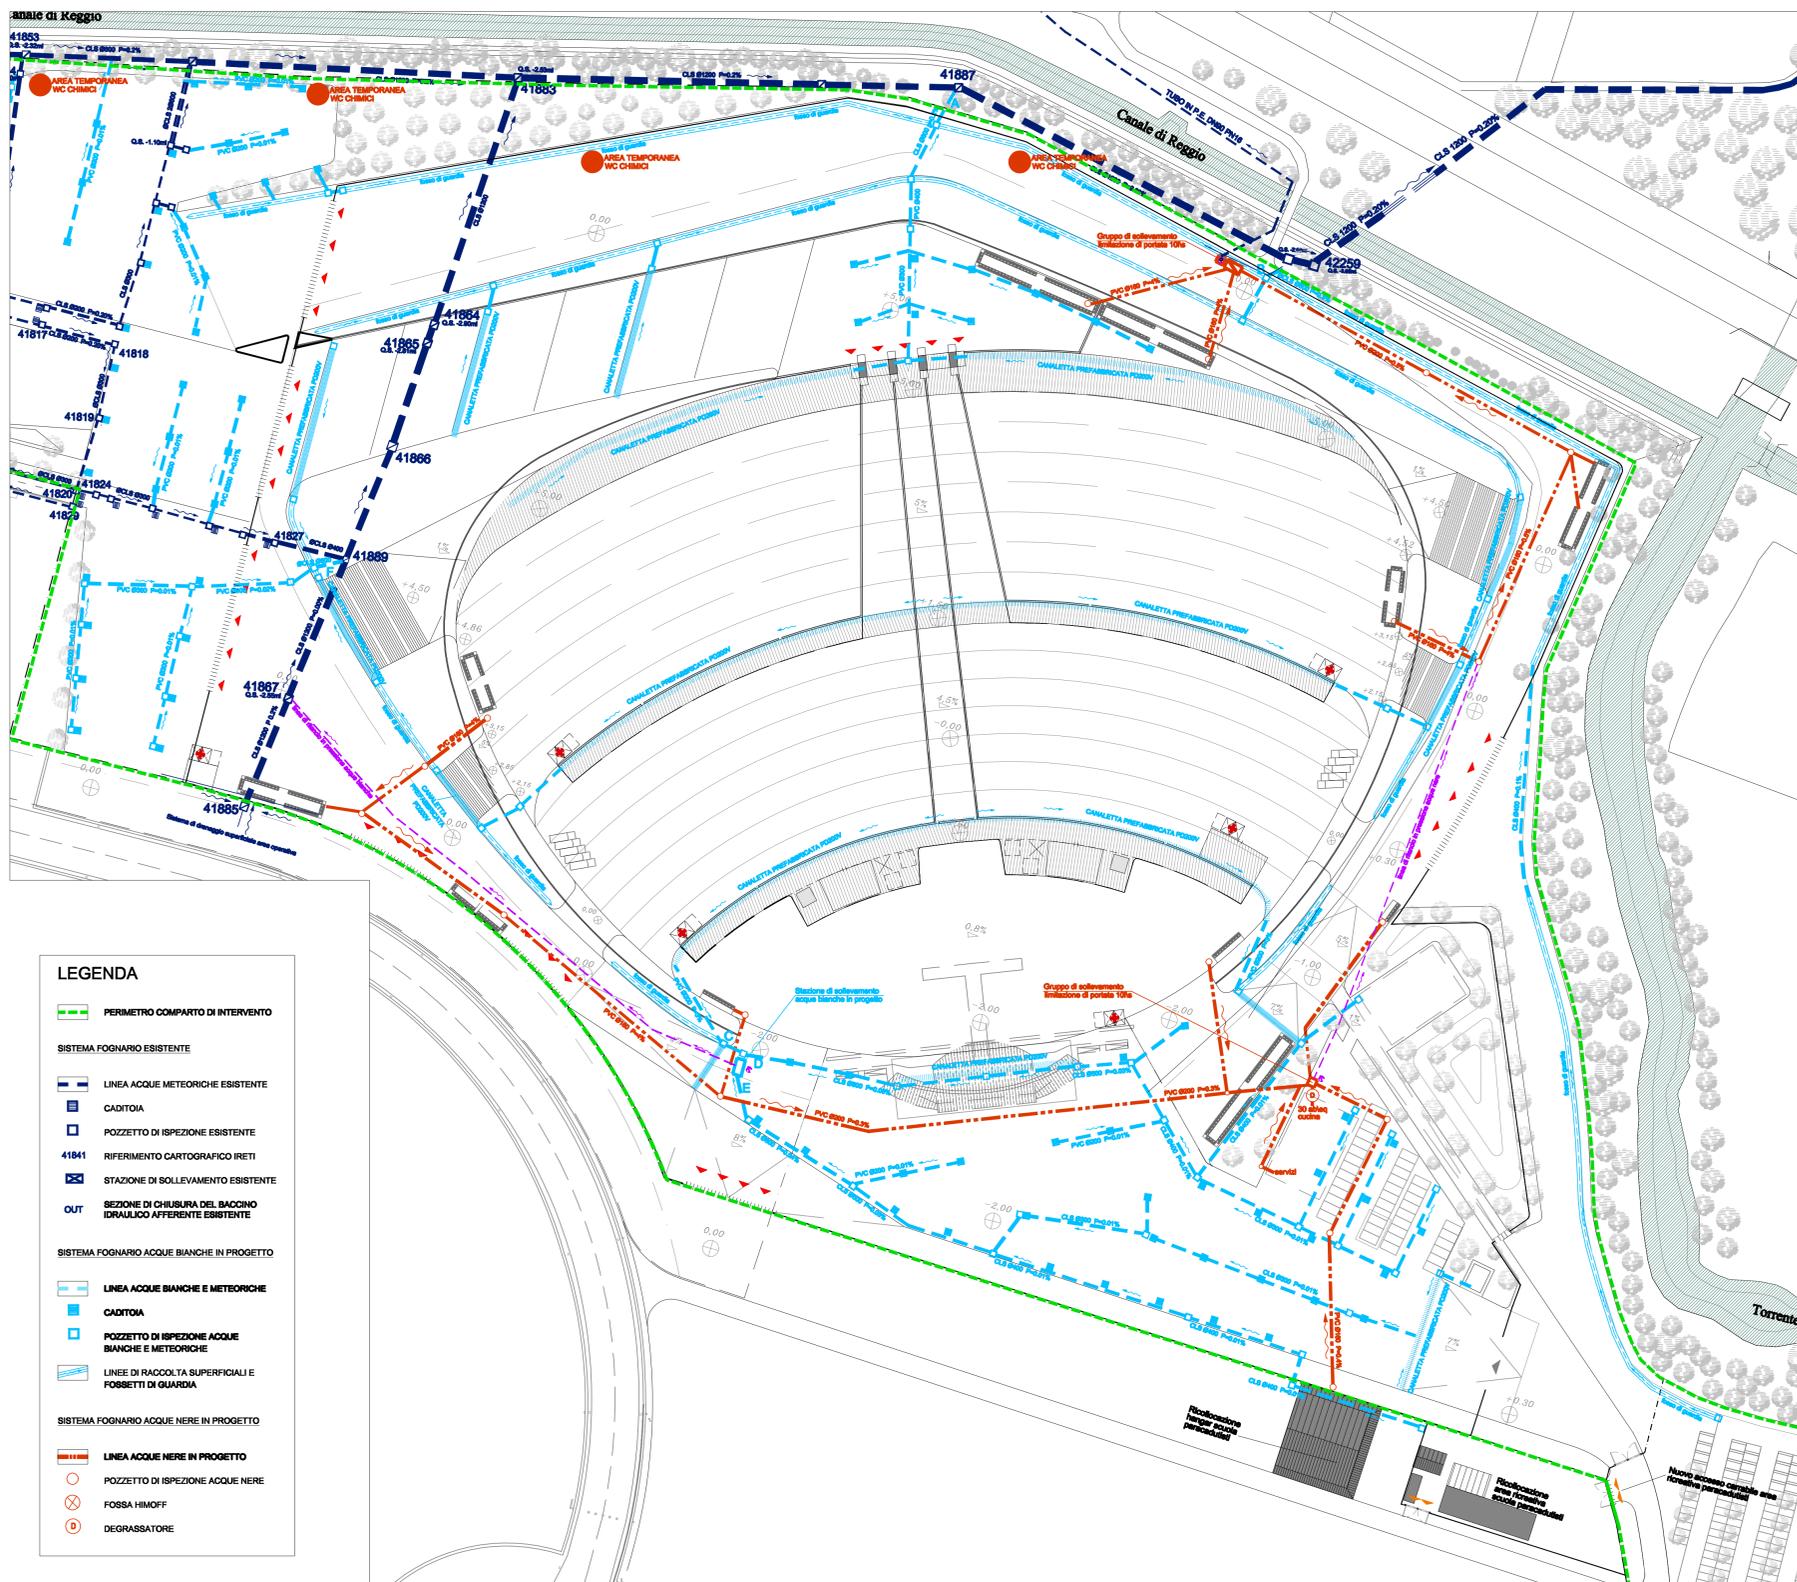

PLANIMETRIA STATO DI PROGETTO RETI DI FOGNATURA - QUADRO A - SCALA 1:1000

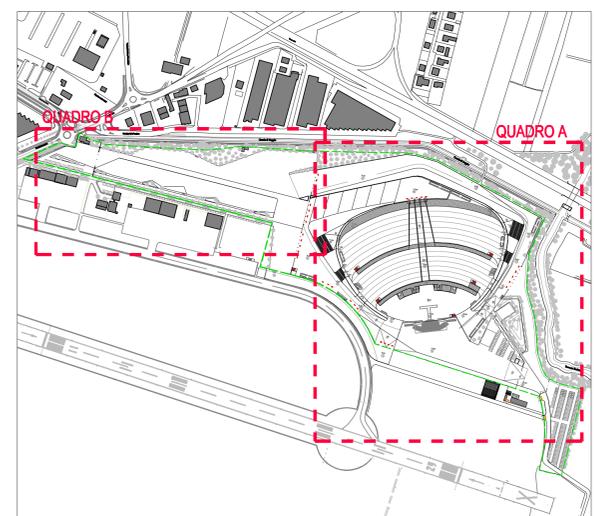

INQUADRAMENTO

COMUNE DI REGGIO EMILIA
AEROPORTO DI REGGIO EMILIA



ARENA EVENTI CAMPOVOLO

INTERVENTO SULL'AREA NON OPERATIVA IN CONCESSIONE A AEROPORTO DI REGGIO EMILIA S.P.A.

Fase: **PROGETTO DEFINITIVO** Elaborato n° **A.00.07**

Elaborato: **PLANIMETRIA GENERALE DELLE RETI FOGNARIE - STATO DI PROGETTO** scala: **1:1000**

PROGETTO:		Arch. Marco Pavesi	Arch. Paolo Melli
OTTI + PAVARANI ARCHITETTI Via Feltrina s.n. 101012 Reggio Emilia tel. 0522 387715 e-mail: otti@ottipavaranispa.com		LAURO SACCHETTI ASSOCIATI Via del Cassero 20/A, 42122 Reggio Emilia tel. 0522 214111, fax: 0522 212211 e-mail: info@lauro.it	Ing. Laura Sacchetti Ing. Daniele Dotti
STUDIO DI ARCHITETTURA ARCH. GUIDO TASSONI		Arch. Guido Tassoni	
ETA STUDIO s.r.l. - Progettazione e Comitato Edilizia Via Sordani 2, 01-02123 Reggio Emilia tel. 0522 431363 - fax: 0522 425165 e-mail: info@etastudio.it		Fabrizio Costi	INDAGNI GEOLOGICHE E IDROGEOLOGICHE GEOL. PAOLO MELLI GEOL. CHIARA FLIPPY Geol. Paolo Melli
CONSULENTI:			
IMPIANTO ELETTRICO			

revisione	data	descrizione	approvato	data
01	14/07/2017	modifiche/rettificazioni in risposta alle richieste della CdS		LUGLIO 2017